


日期	
姓名	
姓名	
姓名	
专业	暖通
专业	电气
日期	
姓名	
姓名	
姓名	
专业	建筑
专业	结构
专业	给排水

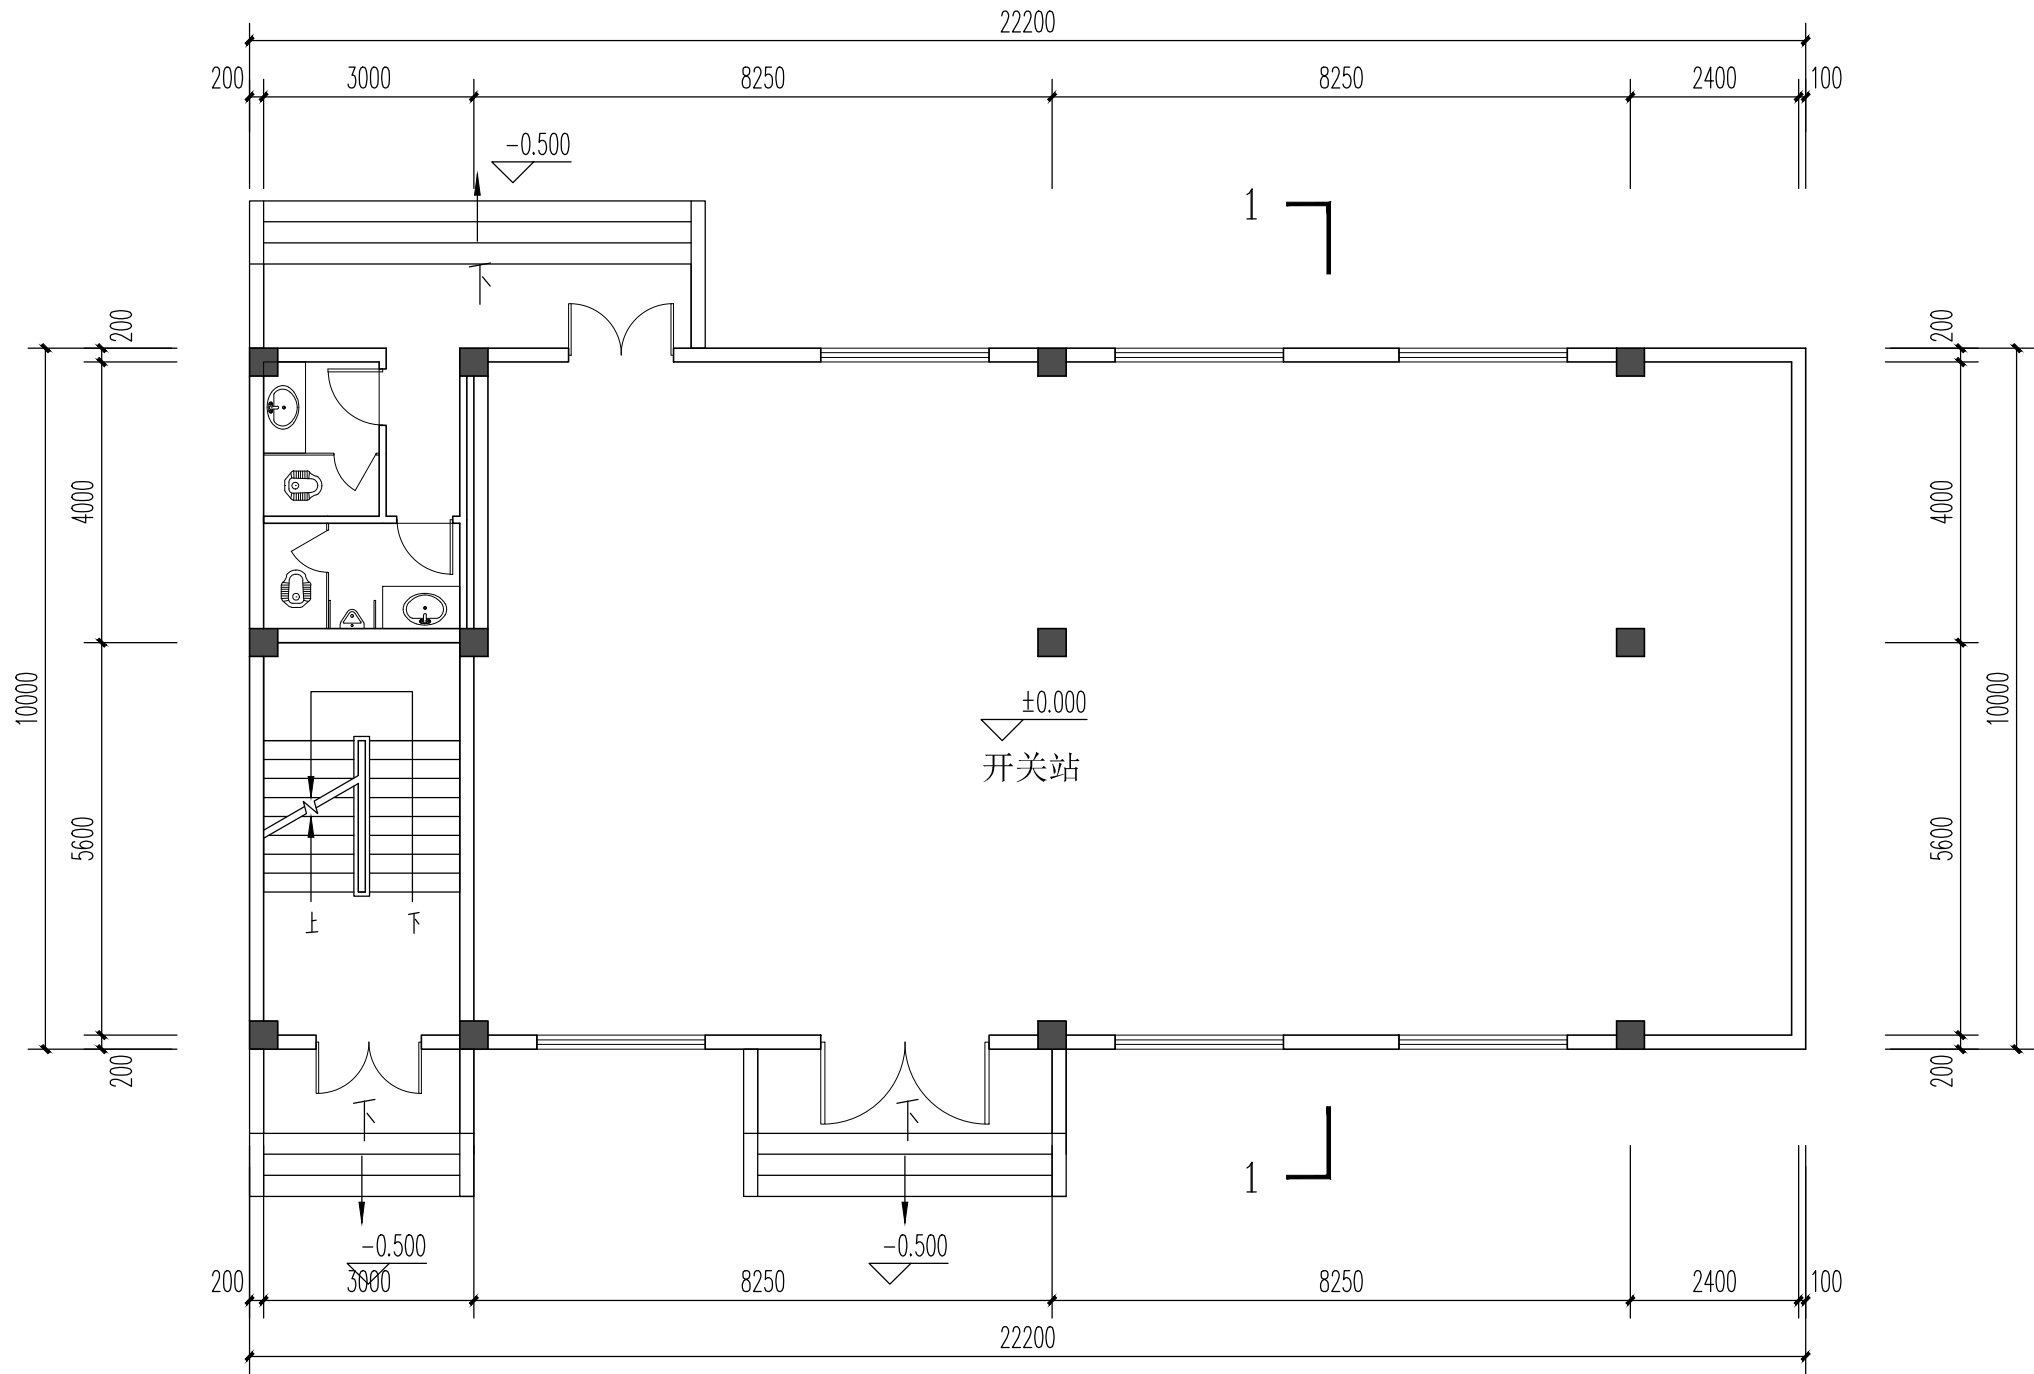

一层平面图 1:100
本层建筑面积: 222.00m²



洛阳市规划建筑设计研究院

有限公司

LUO YANG PLANNING & ARCHITECTURAL DESIGN INSTITUTE CO., LTD

城乡规划: 甲级 证书编号: [建]城规编141167

建筑设计: 甲级 市政道路: 甲级

市政桥梁: 甲级 市政排水: 甲级

风景园林: 甲级 人防专项: 乙级

证书编号: A141009686

工程勘察: 甲级 证书编号: B141009686

工程测量: 甲级 证书编号: 甲测资字4100207

地址 ADD.: 洛阳市洛龙区开元大道56号

邮编 P.C.: 471023

工程数字化信息

PROJECT DIGITAL INFORMATION

注册师用章

CHARTERED ARCHITECT/ENGINEER

建设单位 润奥供电股份有限公司

CLIENT

工程名称 润奥供电设备制造及光储一体化项目

PROJECT NAME

项目名称 1#开关站

ITEM NAME

图名 一层平面图

FIGURE NAME

签字栏

SIGNATURE BAR

姓名	签名
REAL NAME	AUTOGRAPH

总师	
CHIEF ENGINEER	
项目负责人	
PROJECT MANAGER	
专业负责人	
DISCIPLINE MANAGER	
审定	
APPROVED BY	
审核	
VERIFIED BY	
校对	
CHECKED BY	
设计	
DESIGNED BY	
制图	
DRAWN BY	

工程编号		图别	建筑
PROJECT NO.		TORE	
合同编号		图号	
CONTRACT NO.		FIGURE NO.	
设计阶段	方案	比例	1:100
DESIGN PHASE		SCALE	
版次	1	日期	
VERSION		DATE	

工程编号		图别	建筑
PROJECT NO.		TORE	
合同编号		图号	
CONTRACT NO.		FIGURE NO.	
设计阶段	方案	比例	1:100
DESIGN PHASE		SCALE	
版次	1	日期	
VERSION		DATE	

工程编号		图别	建筑
PROJECT NO.		TORE	
合同编号		图号	
CONTRACT NO.		FIGURE NO.	
设计阶段	方案	比例	1:100
DESIGN PHASE		SCALE	
版次	1	日期	
VERSION		DATE	

工程编号		图别	建筑
PROJECT NO.		TORE	
合同编号		图号	
CONTRACT NO.		FIGURE NO.	
设计阶段	方案	比例	1:100
DESIGN PHASE		SCALE	
版次	1	日期	
VERSION		DATE	

工程编号		图别	建筑
PROJECT NO.		TORE	
合同编号		图号	
CONTRACT NO.		FIGURE NO.	
设计阶段	方案	比例	1:100
DESIGN PHASE		SCALE	
版次	1	日期	
VERSION		DATE	

工程编号		图别	建筑
PROJECT NO.		TORE	
合同编号		图号	
CONTRACT NO.		FIGURE NO.	
设计阶段	方案	比例	1:100
DESIGN PHASE		SCALE	
版次	1	日期	
VERSION		DATE	

工程编号		图别	建筑
PROJECT NO.		TORE	
合同编号		图号	
CONTRACT NO.		FIGURE NO.	
设计阶段	方案	比例	1:100
DESIGN PHASE		SCALE	
版次	1	日期	
VERSION		DATE	

工程编号		图别	建筑
PROJECT NO.		TORE	
合同编号		图号	
CONTRACT NO.		FIGURE NO.	
设计阶段	方案	比例	1:100
DESIGN PHASE		SCALE	
版次	1	日期	
VERSION		DATE	

工程编号		图别	建筑
PROJECT NO.		TORE	
合同编号		图号	
CONTRACT NO.		FIGURE NO.	
设计阶段	方案	比例	1:100
DESIGN PHASE		SCALE	
版次	1	日期	
VERSION		DATE	


工程编号		图别	建筑
PROJECT NO.		TORE	
合同编号		图号	
CONTRACT NO.		FIGURE NO.	
设计阶段	方案	比例	1:100
DESIGN PHASE		SCALE	
版次	1	日期	
VERSION		DATE	

工程编号		图别	建筑
PROJECT NO.		TORE	
合同编号		图号	
CONTRACT NO.		FIGURE NO.	
设计阶段	方案	比例	1:100
DESIGN PHASE		SCALE	
版次	1	日期	
VERSION		DATE	

工程编号		图别	建筑
PROJECT NO.		TORE	
合同编号		图号	
CONTRACT NO.		FIGURE NO.	
设计阶段	方案	比例	1:100
DESIGN PHASE		SCALE	
版次	1	日期	
VERSION		DATE	

工程编号		图别	建筑
PROJECT NO.		TORE	
合同编号		图号	
CONTRACT NO.		FIGURE NO.	
设计阶段	方案	比例	1:100
DESIGN PHASE		SCALE	
版次	1	日期	
VERSION		DATE	

专业	给排水	日期	
专业	建筑	日期	
专业	暖通	日期	
专业	电气	日期	
专业	通风	日期	
专业	其他	日期	

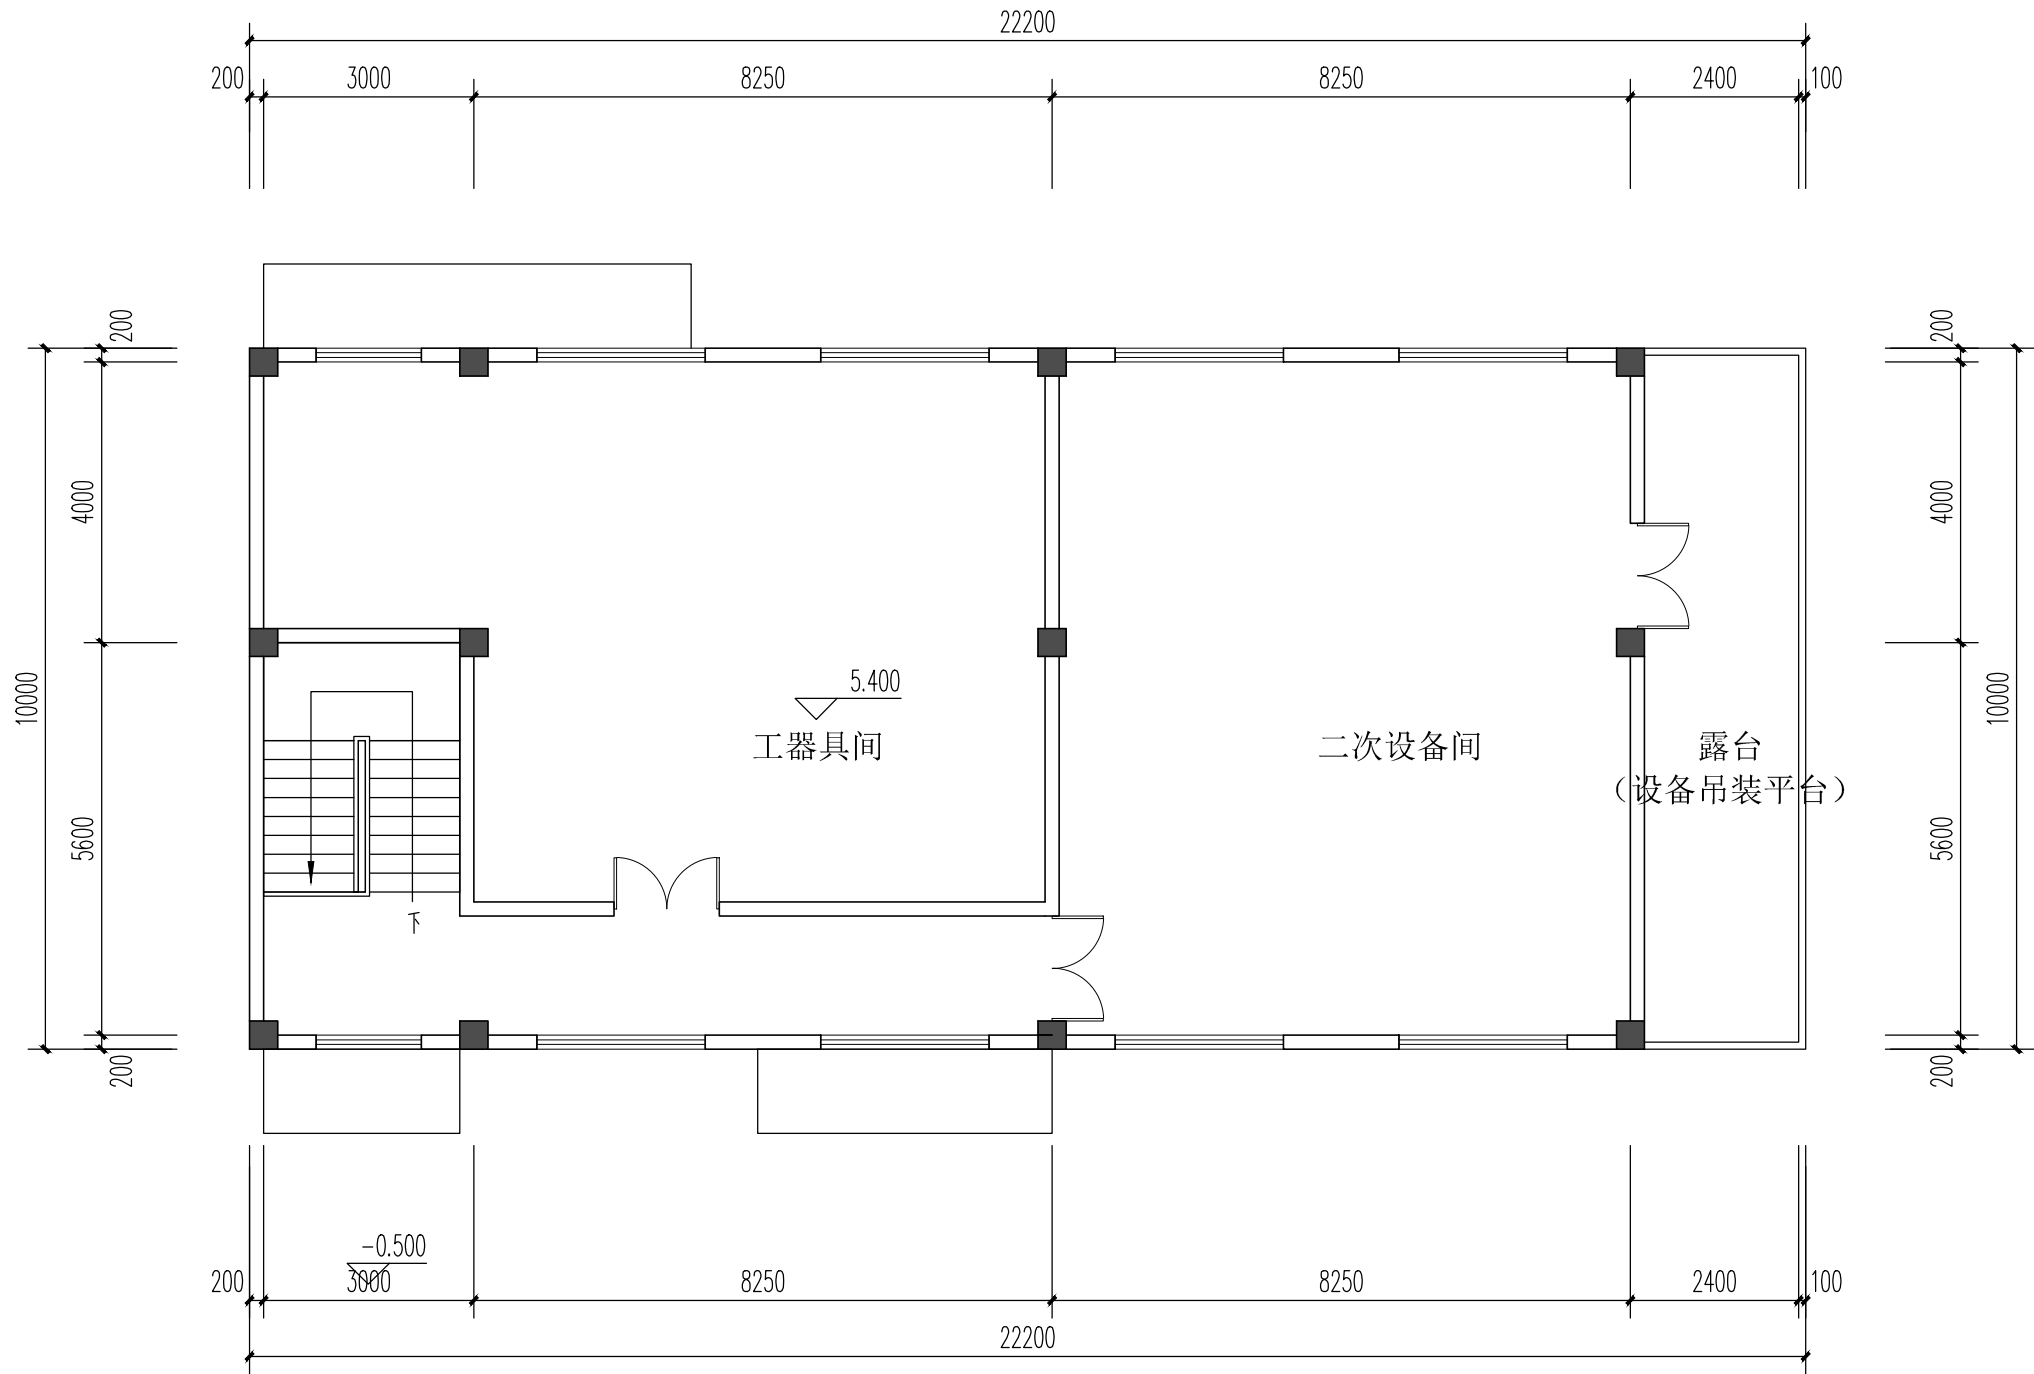

二层平面图 1:100
本层建筑面积: 199.00m²



洛阳市规划建筑设计研究院

有限公司

LUO YANG PLANNING & ARCHITECTURAL DESIGN INSTITUTE CO., LTD

城乡规划: 甲级 证书编号: [建]城规编141167

建筑设计: 甲级 市政道路: 甲级

市政桥梁: 甲级 市政排水: 甲级

风景园林: 甲级 人防专项: 乙级

证书编号: A141009686

工程勘察: 甲级 证书编号: B141009686

工程测量: 甲级 证书编号: 甲测资字4100207

地址 ADD.: 洛阳市洛龙区开元大道56号

邮编 P.C.: 471023

工程数字化信息

PROJECT DIGITAL INFORMATION

注册师用章

CHARTERED ARCHITECT/ENGINEER

建设单位 润奥供电股份有限公司

CLIENT

工程名称 润奥供电设备制造及光储一体化项目

PROJECT NAME

项目名称 1#开关站

ITEM NAME

图名 二层平面图

FIGURE NAME

签字栏

SIGNATURE BAR

姓名	签名
REAL NAME	AUTOGRAPH

总师	
CHIEF ENGINEER	

项目负责人	
PROJECT MANAGER	

专业负责人	
DISCIPLINE MANAGER	

审定	
APPROVED BY	

审核	
VERIFIED BY	

校对	
CHECKED BY	

设计	
DESIGNED BY	

制图	
DRAWN BY	


工程编号		图别	建筑
PROJECT NO.		TORE	ARCHITECTURE

合同编号		图号	
CONTRACT NO.		FIGURE NO.	

设计阶段	方案	比例	1:100
DESIGN PHASE	SCHEME	SCALE	1:100

版次	1	日期	
VERSION	1	DATE	

专业	日期	姓名	日期	姓名	日期	姓名	日期	姓名	日期
建筑									
结构									
给排水									
暖通									
电气									

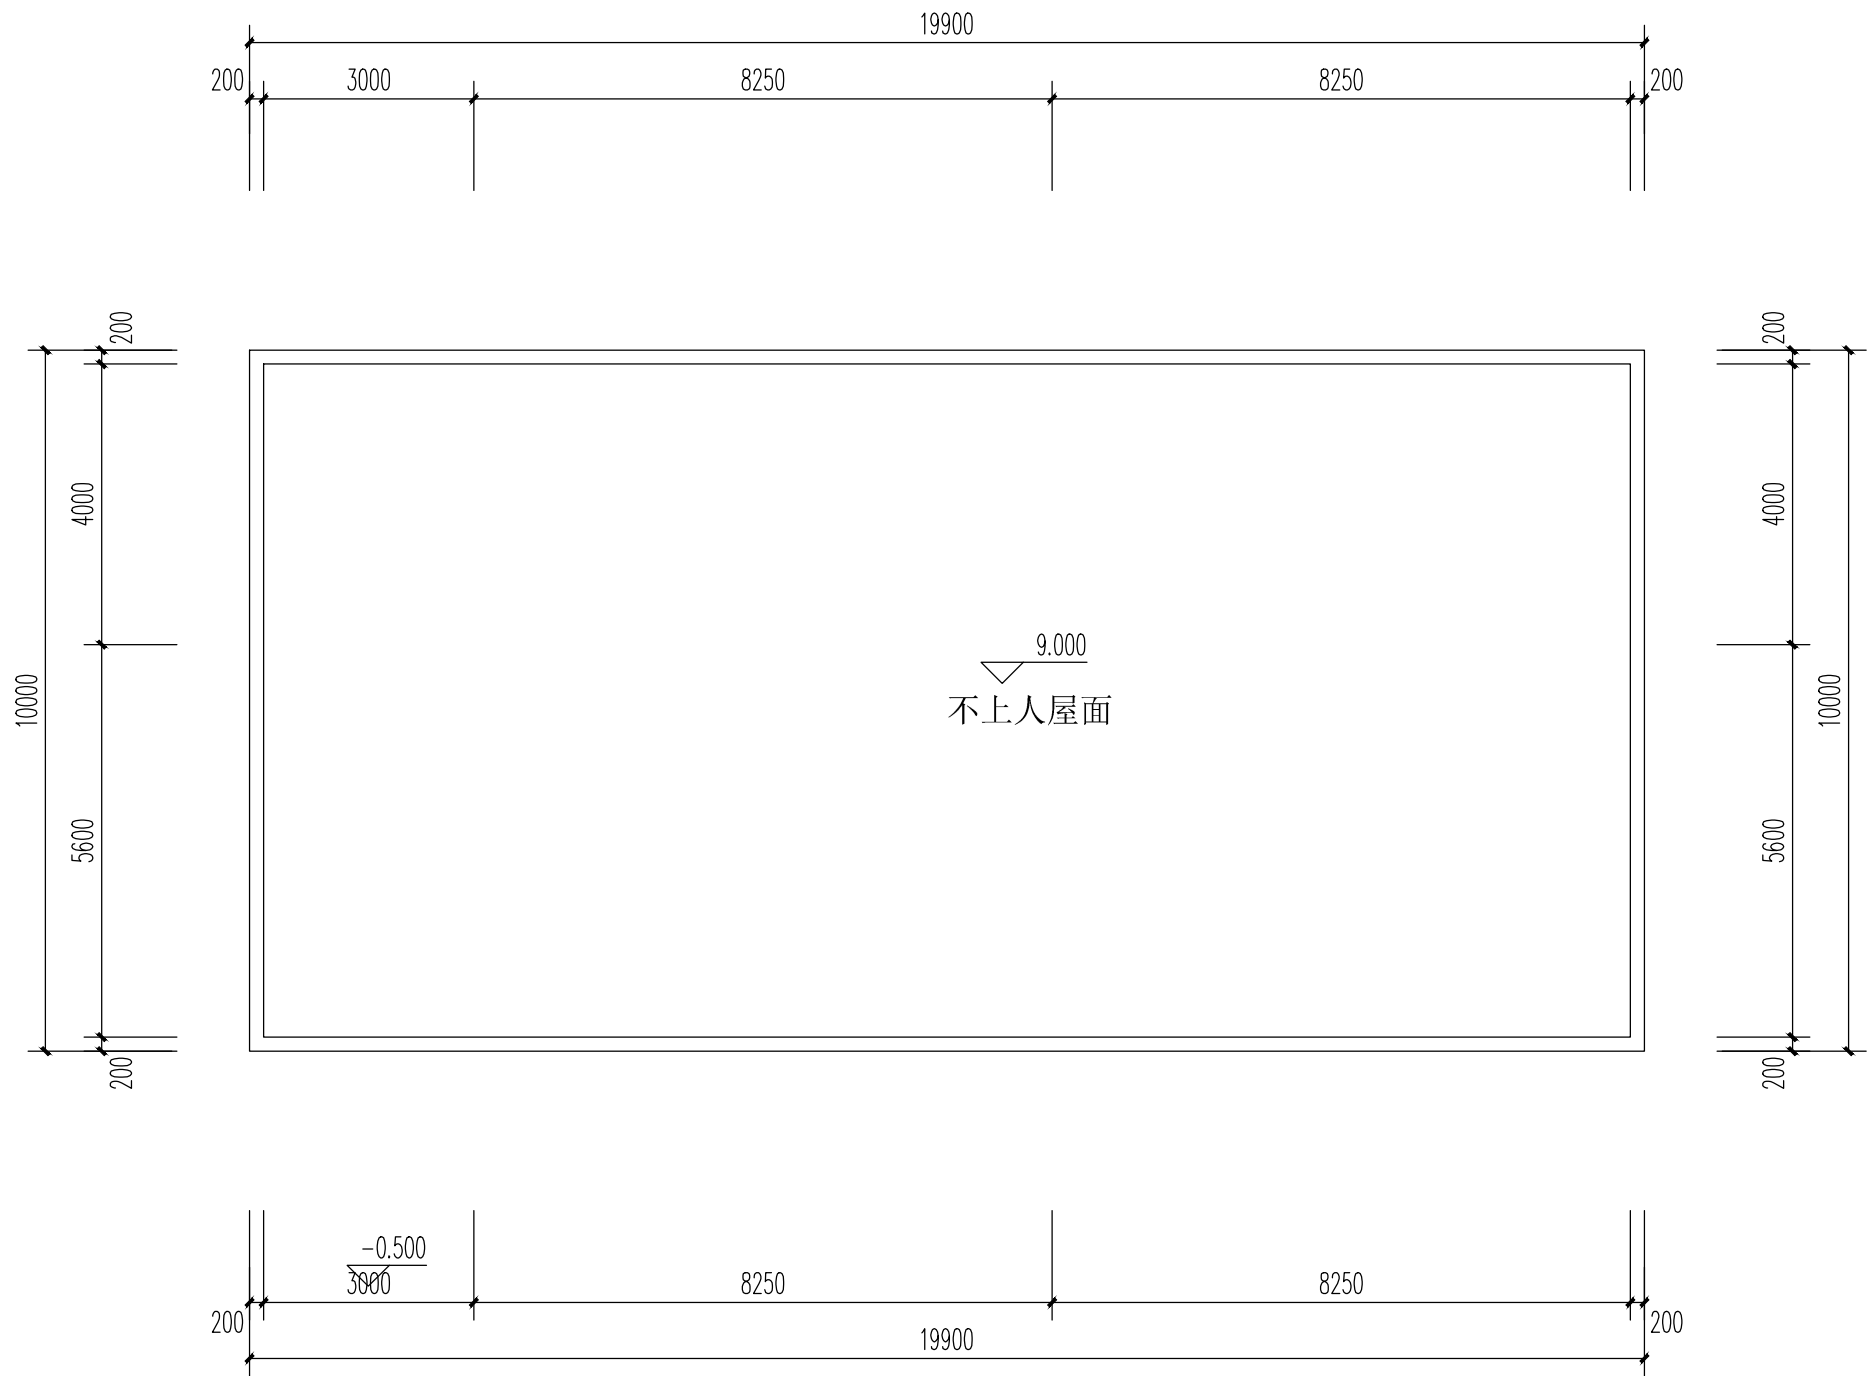

屋顶平面图 1:100



洛阳市规划建筑设计研究院

有限公司

LUO YANG PLANNING & ARCHITECTURAL DESIGN INSTITUTE CO., LTD

城乡规划: 甲级 证书编号: [建]城规编141167

建筑设计: 甲级 市政道路: 甲级

市政桥梁: 甲级 市政排水: 甲级

风景园林: 甲级 人防专项: 乙级

证书编号: A141009686

工程勘察: 甲级 证书编号: B141009686

工程测量: 甲级 证书编号: 甲测资字4100207

地址 ADD.: 洛阳市洛龙区开元大道56号

邮编 P.C.: 471023

工程数字化信息

PROJECT DIGITAL INFORMATION

出图专用章

ISSUE

注册师用章

CHARTERED ARCHITECT/ENGINEER

建设单位 润奥供电股份有限公司

CLIENT

工程名称 润奥供电设备制造及光储一体化项目

PROJECT NAME

项目名称 1#开关站

ITEM NAME

图名 屋顶平面图

FIGURE NAME

签字栏

SIGNATURE BAR

	实名	签名
	REAL NAME	AUTOGRAPH

总师		
CHIEF ENGINEER		

项目负责人		
PROJECT MANAGER		

专业负责人		
DISCIPLINE MANAGER		

审定		
APPROVED BY		

审核		
VERIFIED BY		

校对		
CHECKED BY		

设计		
DESIGNED BY		

制图		
DRAWN BY		


工程编号		图别	建筑
PROJECT NO.		TORE	

合同编号		图号	
CONTRACT NO.		FIGURE NO.	

设计阶段	方案	比例	1:100
DESIGN PHASE		SCALE	

版次	1	日期	
VERSION		DATE	

日期	
姓名	
姓名	
姓名	
专业	暖通
专业	电气
日期	
姓名	
姓名	
姓名	
专业	建筑
专业	结构
专业	给排水

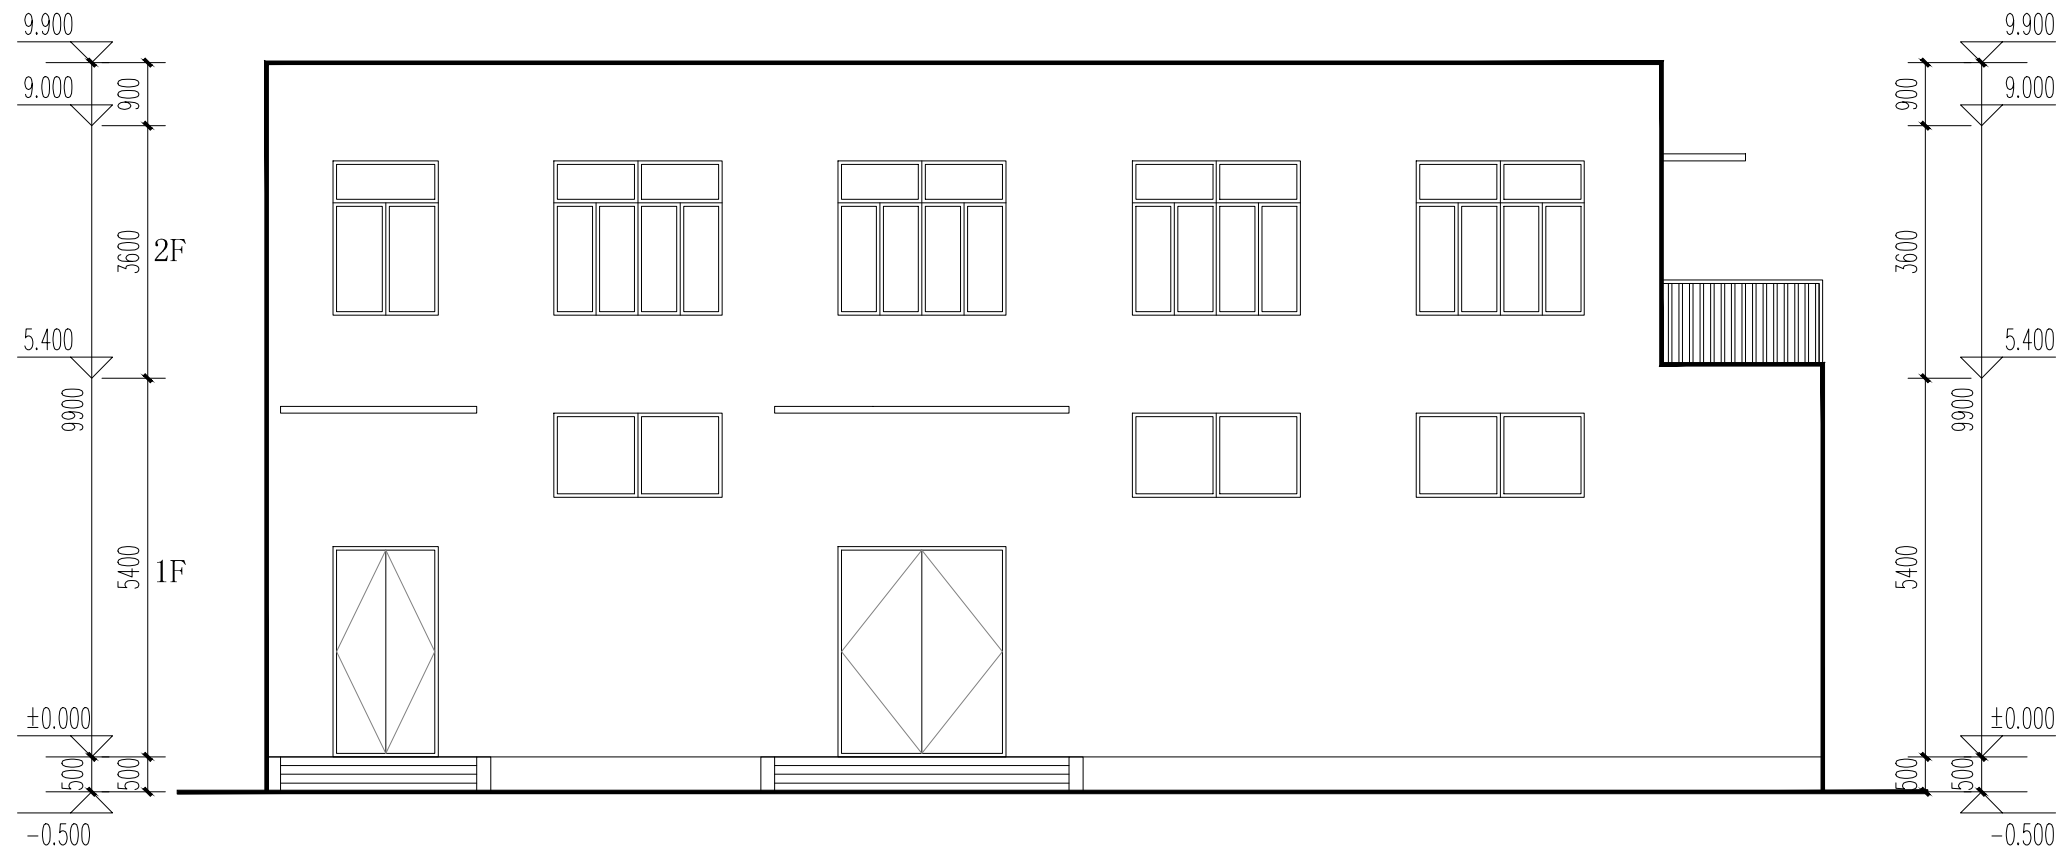

南立面图 1:100



洛阳市规划建筑设计研究院

有限公司

LUO YANG PLANNING & ARCHITECTURAL
DESIGN INSTITUTE CO., LTD

城乡规划: 甲级 证书编号: [建]城规编141167

建筑设计: 甲级 市政道路: 甲级

市政桥梁: 甲级 市政排水: 甲级

风景园林: 甲级 人防专项: 乙级

证书编号: A141009686

工程勘察: 甲级 证书编号: B141009686

工程测量: 甲级 证书编号: 甲测资字4100207

地址 ADD.: 洛阳市洛龙区开元大道56号

邮编 P.C.: 471023

工程数字化信息

PROJECT DIGITAL INFORMATION

出图专用章

ISSUE

注册师用章

CHARTERED ARCHITECT/ENGINEER

建设单位 润奥供电股份有限公司

CLIENT

工程名称 润奥供电设备制造及光储一体化项目

PROJECT NAME

项目名称 1#开关站

ITEM NAME

图名 南立面图


FIGURE NAME

签字栏

SIGNATURE BAR

	实名 REAL NAME	签名 AUTOGRAPH
总师 CHIEF ENGINEER		
项目负责人 PROJECT MANAGER		
专业负责人 DISCIPLINE MANAGER		
审定 APPROVED BY		
审核 VERIFIED BY		
校对 CHECKED BY		
设计 DESIGNED BY		
制图 DRAWN BY		
工程编号 PROJECT NO.		图别 建筑 TORE
合同编号 CONTRACT NO.		图号 FIGURE NO.
设计阶段 DESIGN PHASE	方案	比例 1:100 SCALE
版次 VERSION	1	日期 DATE

日期	
姓名	
姓名	
姓名	
专业	暖通
专业	电气
日期	
姓名	
姓名	
姓名	
专业	建筑
专业	结构
专业	给排水

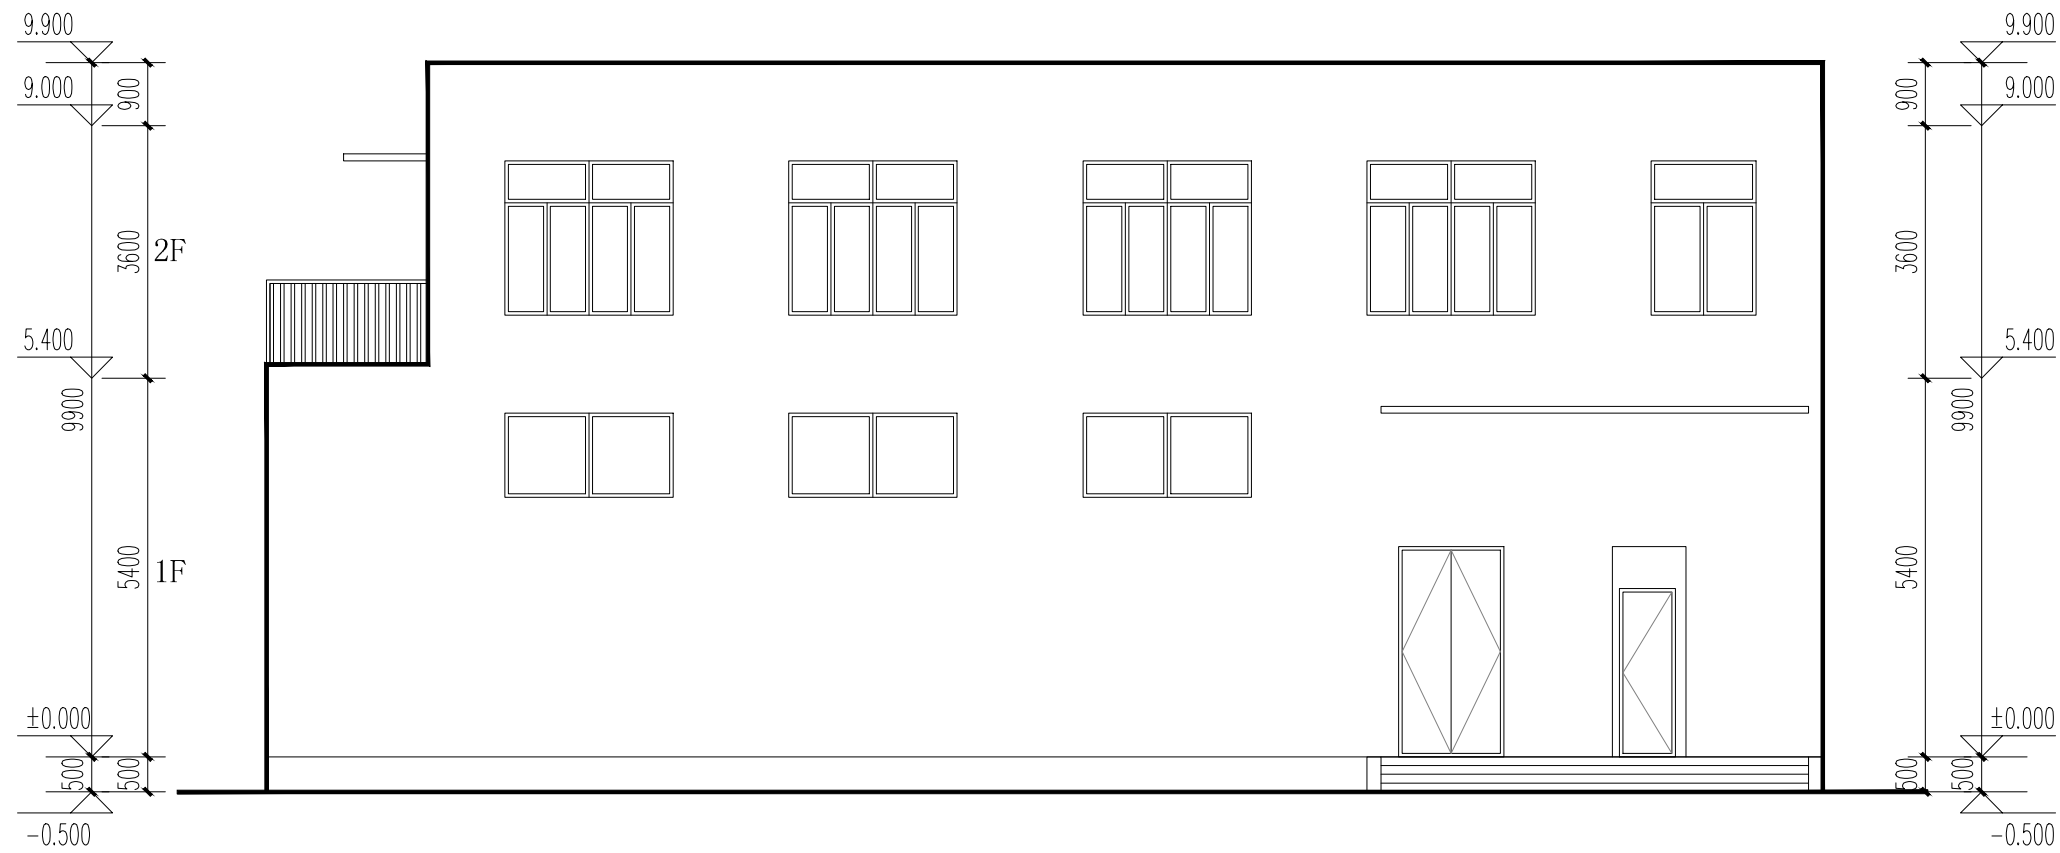

北立面图 1:100



洛阳市规划建筑设计研究院

有限公司

LUO YANG PLANNING & ARCHITECTURAL
DESIGN INSTITUTE CO., LTD

城乡规划: 甲级 证书编号: [建]城规编141167

建筑设计: 甲级 市政道路: 甲级

市政桥梁: 甲级 市政排水: 甲级

风景园林: 甲级 人防专项: 乙级

证书编号: A141009686

工程勘察: 甲级 证书编号: B141009686

工程测量: 甲级 证书编号: 甲测资字4100207

地址 ADD.: 洛阳市洛龙区开元大道56号

邮编 P.C.: 471023

工程数字化信息

PROJECT DIGITAL INFORMATION

出图专用章

ISSUE

注册师用章

CHARTERED ARCHITECT/ENGINEER

建设单位 润奥供电股份有限公司

CLIENT

工程名称 润奥供电设备制造及光储一体化项目

PROJECT NAME

项目名称 1#开关站

ITEM NAME

图名 北立面图


FIGURE NAME

签字栏

SIGNATURE BAR

	实名 REAL NAME	签名 AUTOGRAPH
总师 CHIEF ENGINEER		
项目负责人 PROJECT MANAGER		
专业负责人 DISCIPLINE MANAGER		
审定 APPROVED BY		
审核 VERIFIED BY		
校对 CHECKED BY		
设计 DESIGNED BY		
制图 DRAWN BY		
工程编号 PROJECT NO.		图别 建筑
合同编号 CONTRACT NO.		图号
设计阶段 DESIGN PHASE	方案	比例 1:100
版次 VERSION	1	日期

日期	
姓名	
姓名	
姓名	
专业	暖通
专业	电气
日期	
姓名	
姓名	
姓名	
专业	建筑
专业	给排水

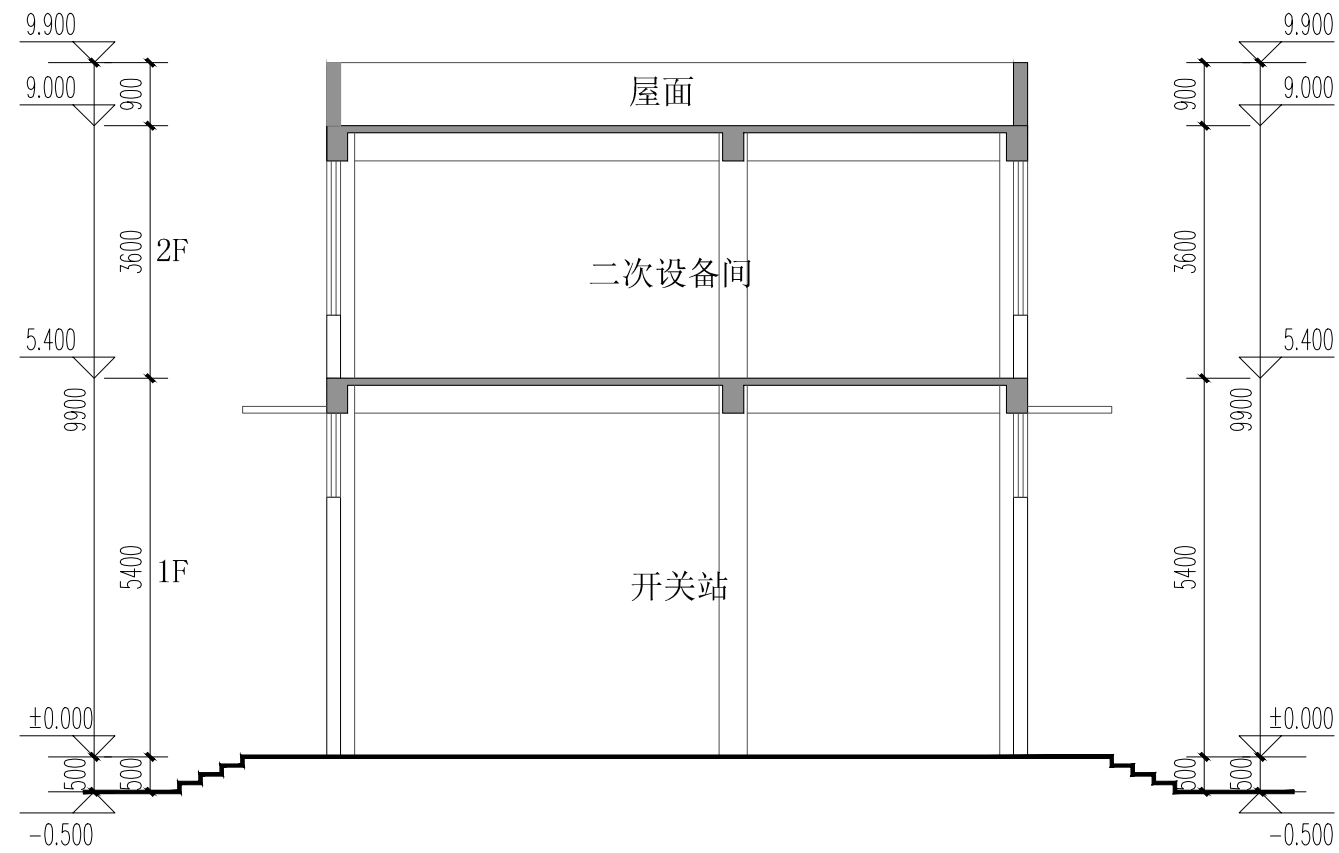

1-1剖面图 1:100



洛阳市规划建筑设计研究院

有限公司

LUO YANG PLANNING & ARCHITECTURAL
DESIGN INSTITUTE CO., LTD

城乡规划: 甲级 证书编号: [建]城规编141167

建筑设计: 甲级 市政道路: 甲级

市政桥梁: 甲级 市政排水: 甲级

风景园林: 甲级 人防专项: 乙级

证书编号: A141009686

工程勘察: 甲级 证书编号: B141009686

工程测量: 甲级 证书编号: 甲测资字4100207

地址 ADD.: 洛阳市洛龙区开元大道56号

邮编 P.C.: 471023

工程数字化信息

PROJECT DIGITAL INFORMATION

出图专用章

ISSUE

注册师用章

CHARTERED ARCHITECT/ENGINEER

建设单位 润奥供电股份有限公司

CLIENT

工程名称 润奥供电设备制造及光储一体化项目

PROJECT NAME

项目名称 1#开关站

ITEM NAME

图名 1-1剖面图

FIGURE NAME

签字栏

SIGNATURE BAR

	实名 REAL NAME	签名 AUTOGRAPH
总师 CHIEF ENGINEER		
项目负责人 PROJECT MANAGER		
专业负责人 DISCIPLINE MANAGER		
审定 APPROVED BY		
审核 VERIFIED BY		
校对 CHECKED BY		
设计 DESIGNED BY		
制图 DRAWN BY		
工程编号 PROJECT NO.		图别 建筑
合同编号 CONTRACT NO.		图号
设计阶段 DESIGN PHASE	方案	比例 1:100
版次 VERSION	1	日期